


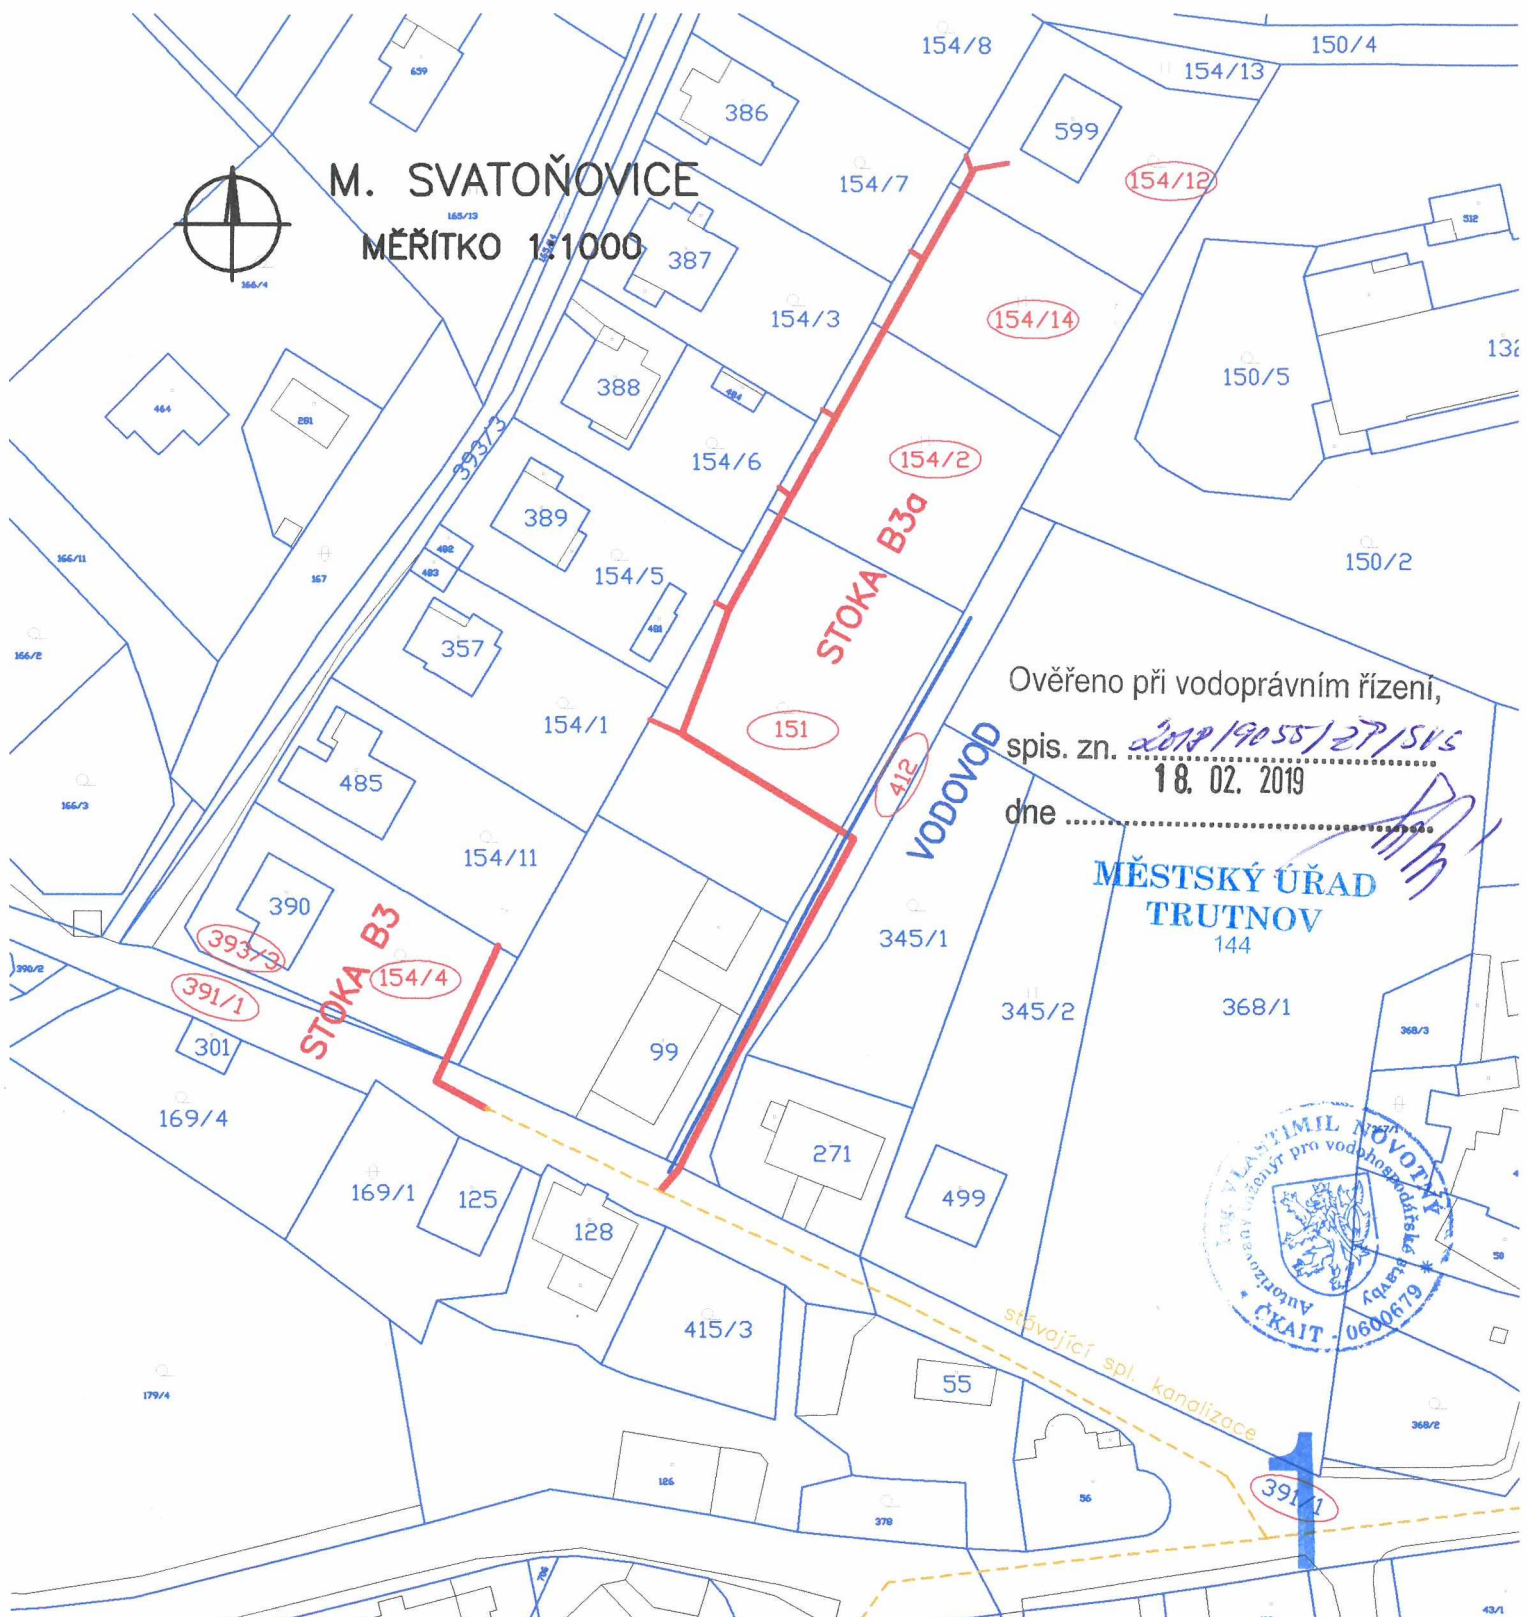

M. SVATOŇOVICE

MĚŘITKO 1:1000



Ověřeno při vodoprávním řízení,

spis. zn. 2019/19055/27/1515

18. 02. 2019

dne

MĚSTSKÝ ÚŘAD
TRUTNOV

144



Investor Obec Malé Svatoňovice		VODOHOSPODAŘSKÁ projekční, inženýrská a konzultační KANCELÁŘ TRUTNOV			
Místo Malé Svatoňovice	Kraj Královéhradecký				
Č. zak. 2017.8	Stupeň DÚR+SP	Vypracoval Ing. Novotný	Projektant Ing. Novotný	Datum 04.2017	Měřítko 1:1000
Akce MALÉ SVATOŇOVICE – POD KLÚČKEM KANALIZACE A VODOVOD					Č. přílohy
Příloha PŘEHLEDNÁ SITUACE					C