


K.Ú. ODOLOV
MĚŘITKO 1:1000

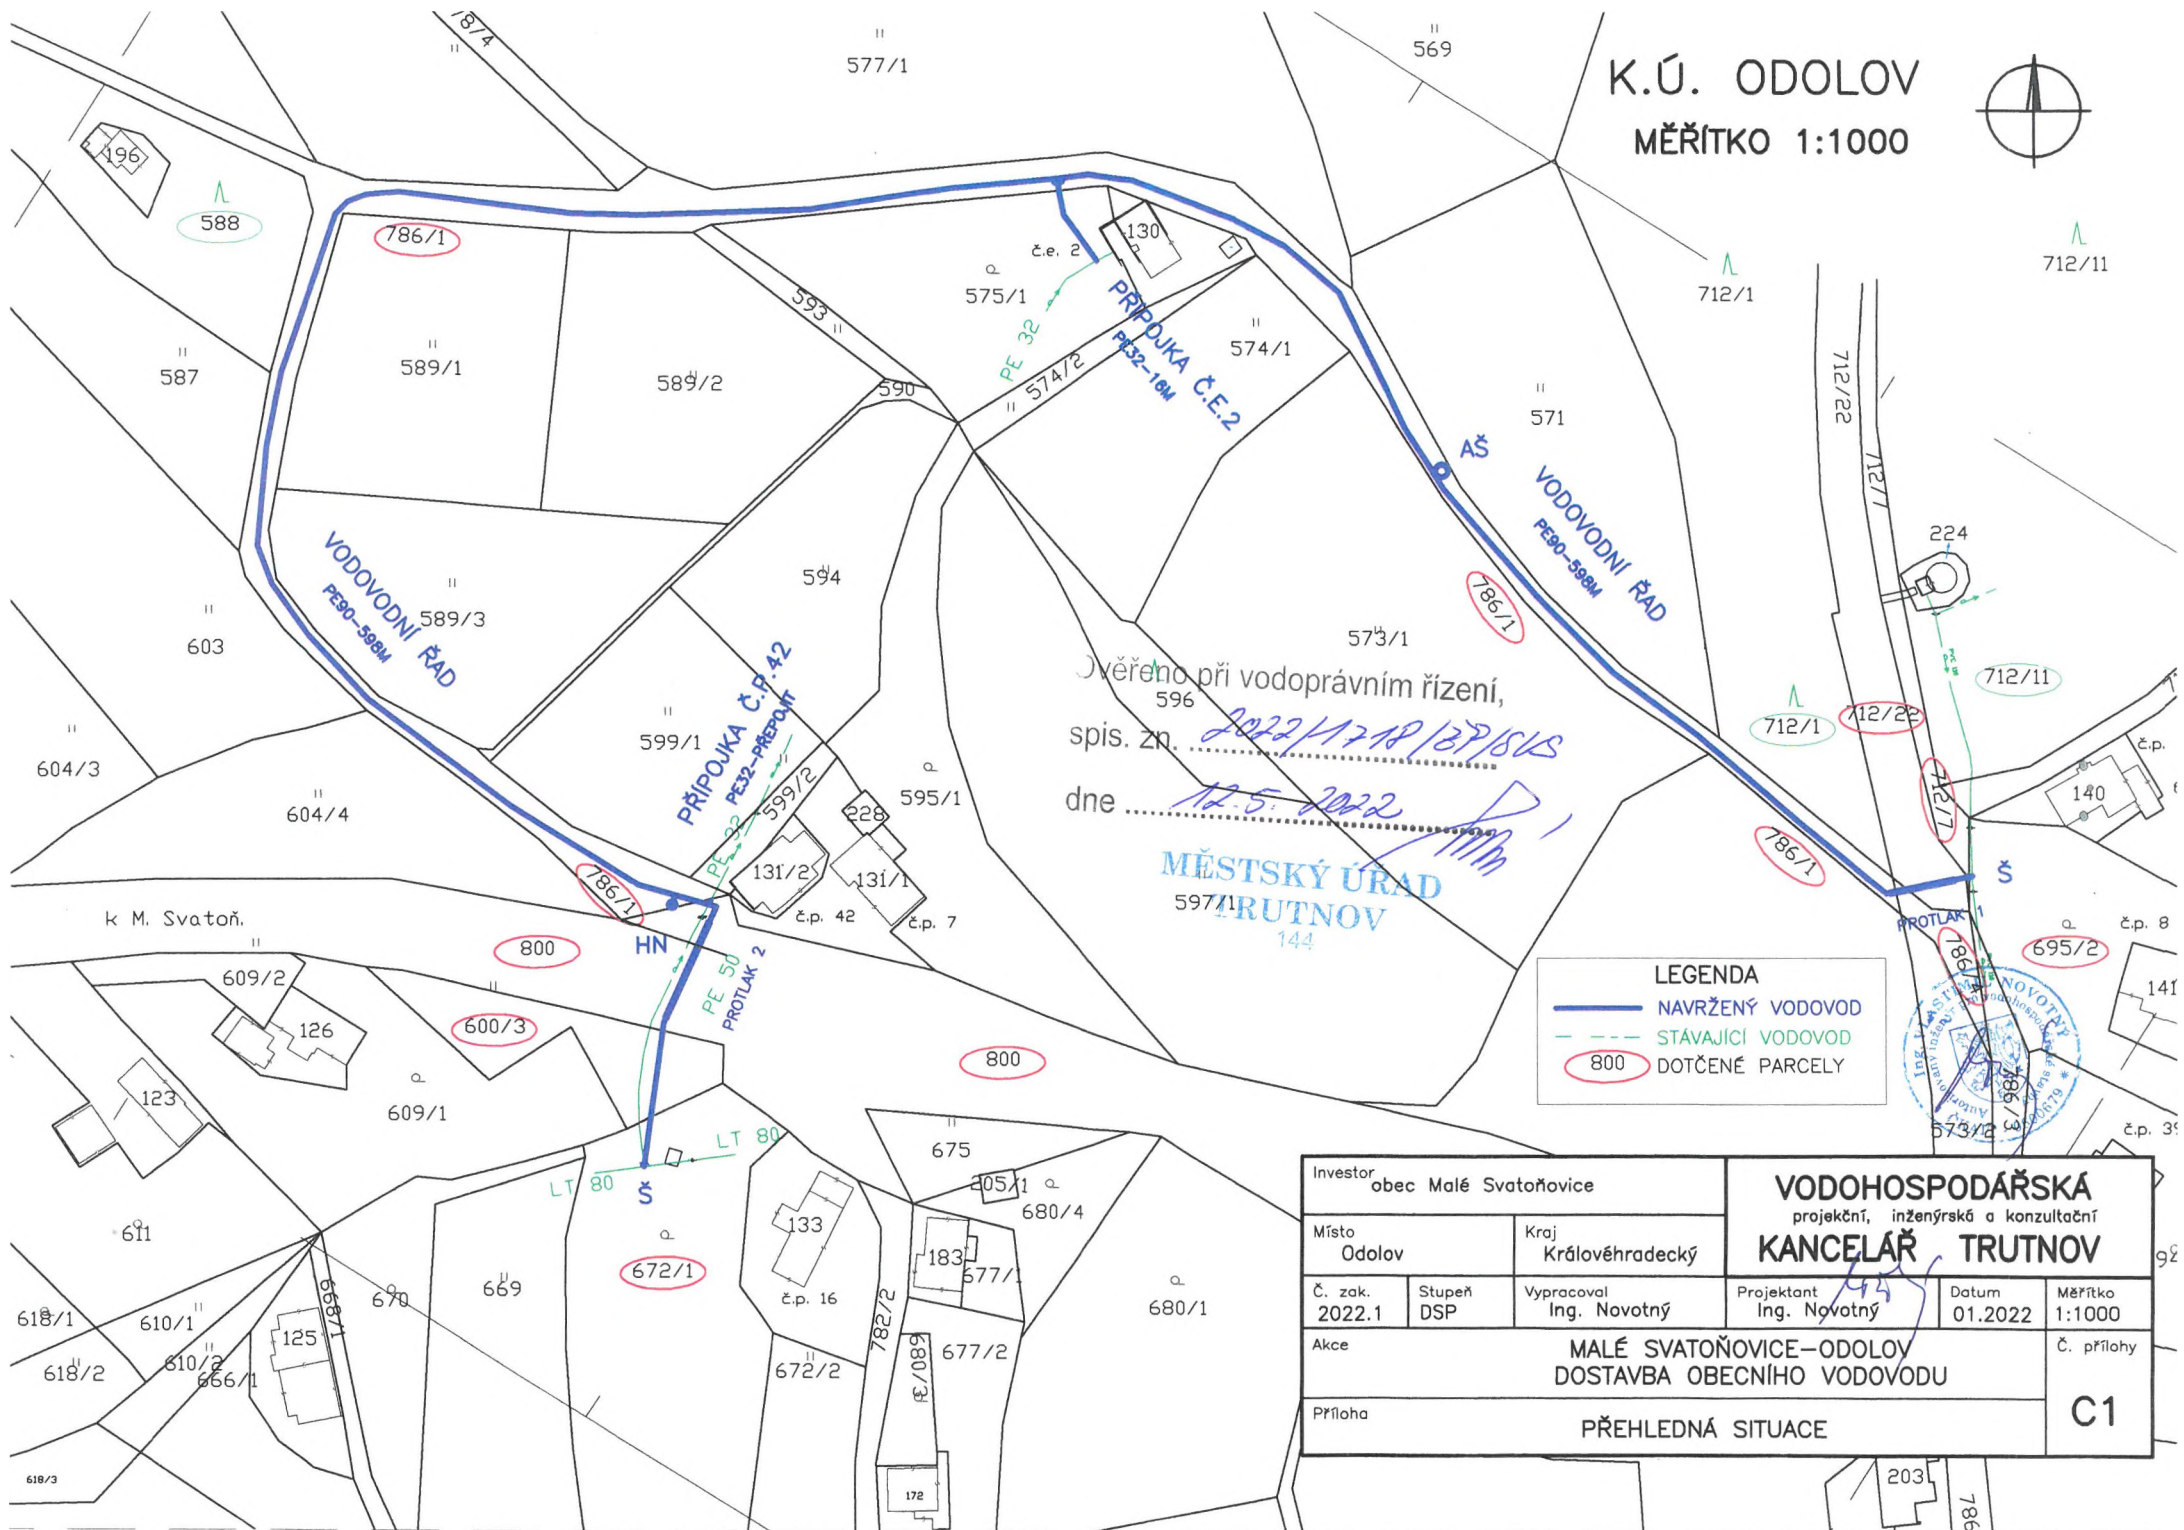

Ověřeno při vodoprávním řízení,
spis. zn. *2022/1718/137/18/15*
dne *12.5.2022*

MĚSTSKÝ ÚŘAD
TRUTNOV
597/1
144

LEGENDA	
	NAVŘENÝ VODOVOD
	STÁVAJÍCÍ VODOVOD
	800 DOTČENÉ PARCELY



Investor obec Malé Svatoňovice		Kraj Královéhradecký		VODOHOSPODÁŘSKÁ projekční, inženýrská a konzultační KANCELÁŘ TRUTNOV		
Místo Odolov	Č. zak. 2022.1	Stupeň DSP	Vypracoval Ing. Novotný	Projektant Ing. Novotný	Datum 01.2022	Měřítko 1:1000
Akce MALÉ SVATOŇOVICE – ODOLOV DOSTAVBA OBECNÍHO VODOVODU						Č. přílohy
Příloha PŘEHLEDNÁ SITUACE						C1